

MAPA DO CELÓW PROJEKTOWYCH		
Oznaczenie kancelaryjne zgłoszenia pracy		GN.VII.6640.2522.2023
Nazwa miejscowości		Przybyszewo
Jednostka ewidencyjna		301305_2, Świąciechowa
Obręb ewidencyjny		0008, Przybyszewo
Skala mapy		1:500
Układ współrzędnych	prostokątnych płaskich	2000/6
	wysokości	PL-EVRF2007-NH
Oznaczenie granic obszaru, który był przedmiotem aktualizacji		=====
Data opracowania mapy		24.10.2023r.
Oznaczenia budynków na mapie według KŚT		
Opracował: inż. Mateusz Grobelny		
USŁUGI GEODEZYJNO-KARTOGRAFICZNE		
„GEOBUD” Sp. Jawna		
Grzegorz Grobelny i Rafał Skórzewski		
ul. 17 Stycznia 97, 64-100 LESZNO		
Tel./fax 65 526 91 18, KRS 73275		
NIP 697-001-25-92, REGON 410001730		
<div><div>GEODETA UPRAWNIONY uprawnienia geod. 601 871 843 Grzegorz Grobelny tel. 601 871 843</div><div>Imię i nazwisko geodety uprawnionego, nr uprawnień i podpis geodety, który opracował mapę</div></div>		

Poświadczam, że niniejszy dokument został opracowany w wyniku prac geodezyjnych i kartograficznych, których rezultaty zawiera operat techniczny pozytywnie zweryfikowany. Jednocześnie informuję, że jestem świadomy odpowiedzialności karnej za złożenie fałszywego oświadczenia.

Identyfikator zgłoszenia prac geodezyjnych:
GN.VII.6640.2522.2023

Organ służby geodezyjnej, który otrzymał zgłoszenie:
STAROSTA LESZCZYŃSKI


Wykonawca prac geodezyjnych:
GEOBUD Sp. Jawna G. Grobelny i R. Skórzewski

Nr oraz data sporządzenia dokumentu zawierającego wynik pozytywnej weryfikacji:
nr GN.VII.6640.2522.2023_36579 z dnia 18.10.2023r.

Imię i nazwisko oraz nr uprawnień zawodowych kierownika prac:

GEODETA UPRAWNIONY
Grzegorz Grobelny
uprawnienie MGPIB nr 8682
tel. 601 871 843

LEGENDA/objaśnienia oznaczeń graficznych:	
A	GRANICA DZIAŁKI 337/4
1	POWIERZCHNIA PODLEGAJĄCA PRZEKSZTAŁCENIU
2	BOISKO SPORTOWE WIELOFUNKCYJNE
3	WEJŚCIE NA BOISKO
4	NAWIERZCHNIA UTWARDZONA- PROJEKTOWANA KOSTKA BRUKOWA
5	NAWIERZCHNIA UTWARDZONA ISTNIEJĄCA
6	TEREN BIOLOGICZNIE CZYNNY- TRAWA
7	TEREN BIO. CZYNNY- NAWIERZCHNIA SZUTROWA
8	ISTNIEJĄCY BUDYNEK
9	ELEMENTY DO LIKWIDACJI
10	PIŁKOCZYWYTY
11	OGRODZENIE
12	ISTNIEJĄCY ZJAZD
13	MIEJSCE GORMADZENIA ODPADÓW
14	NIEPRZEKACZALNA LINIA ZABUDOWY
15	ELEMENTY POŁOŻONE RÓWNOLEGLE
16	PROJEKTOWANE OŚWIETLENIE BOISKA SPORTOWEGO
17	ISTNIEJĄCE DRZEWIA
18	PROJEKTOWANE ŁAWKI (5 szt.)

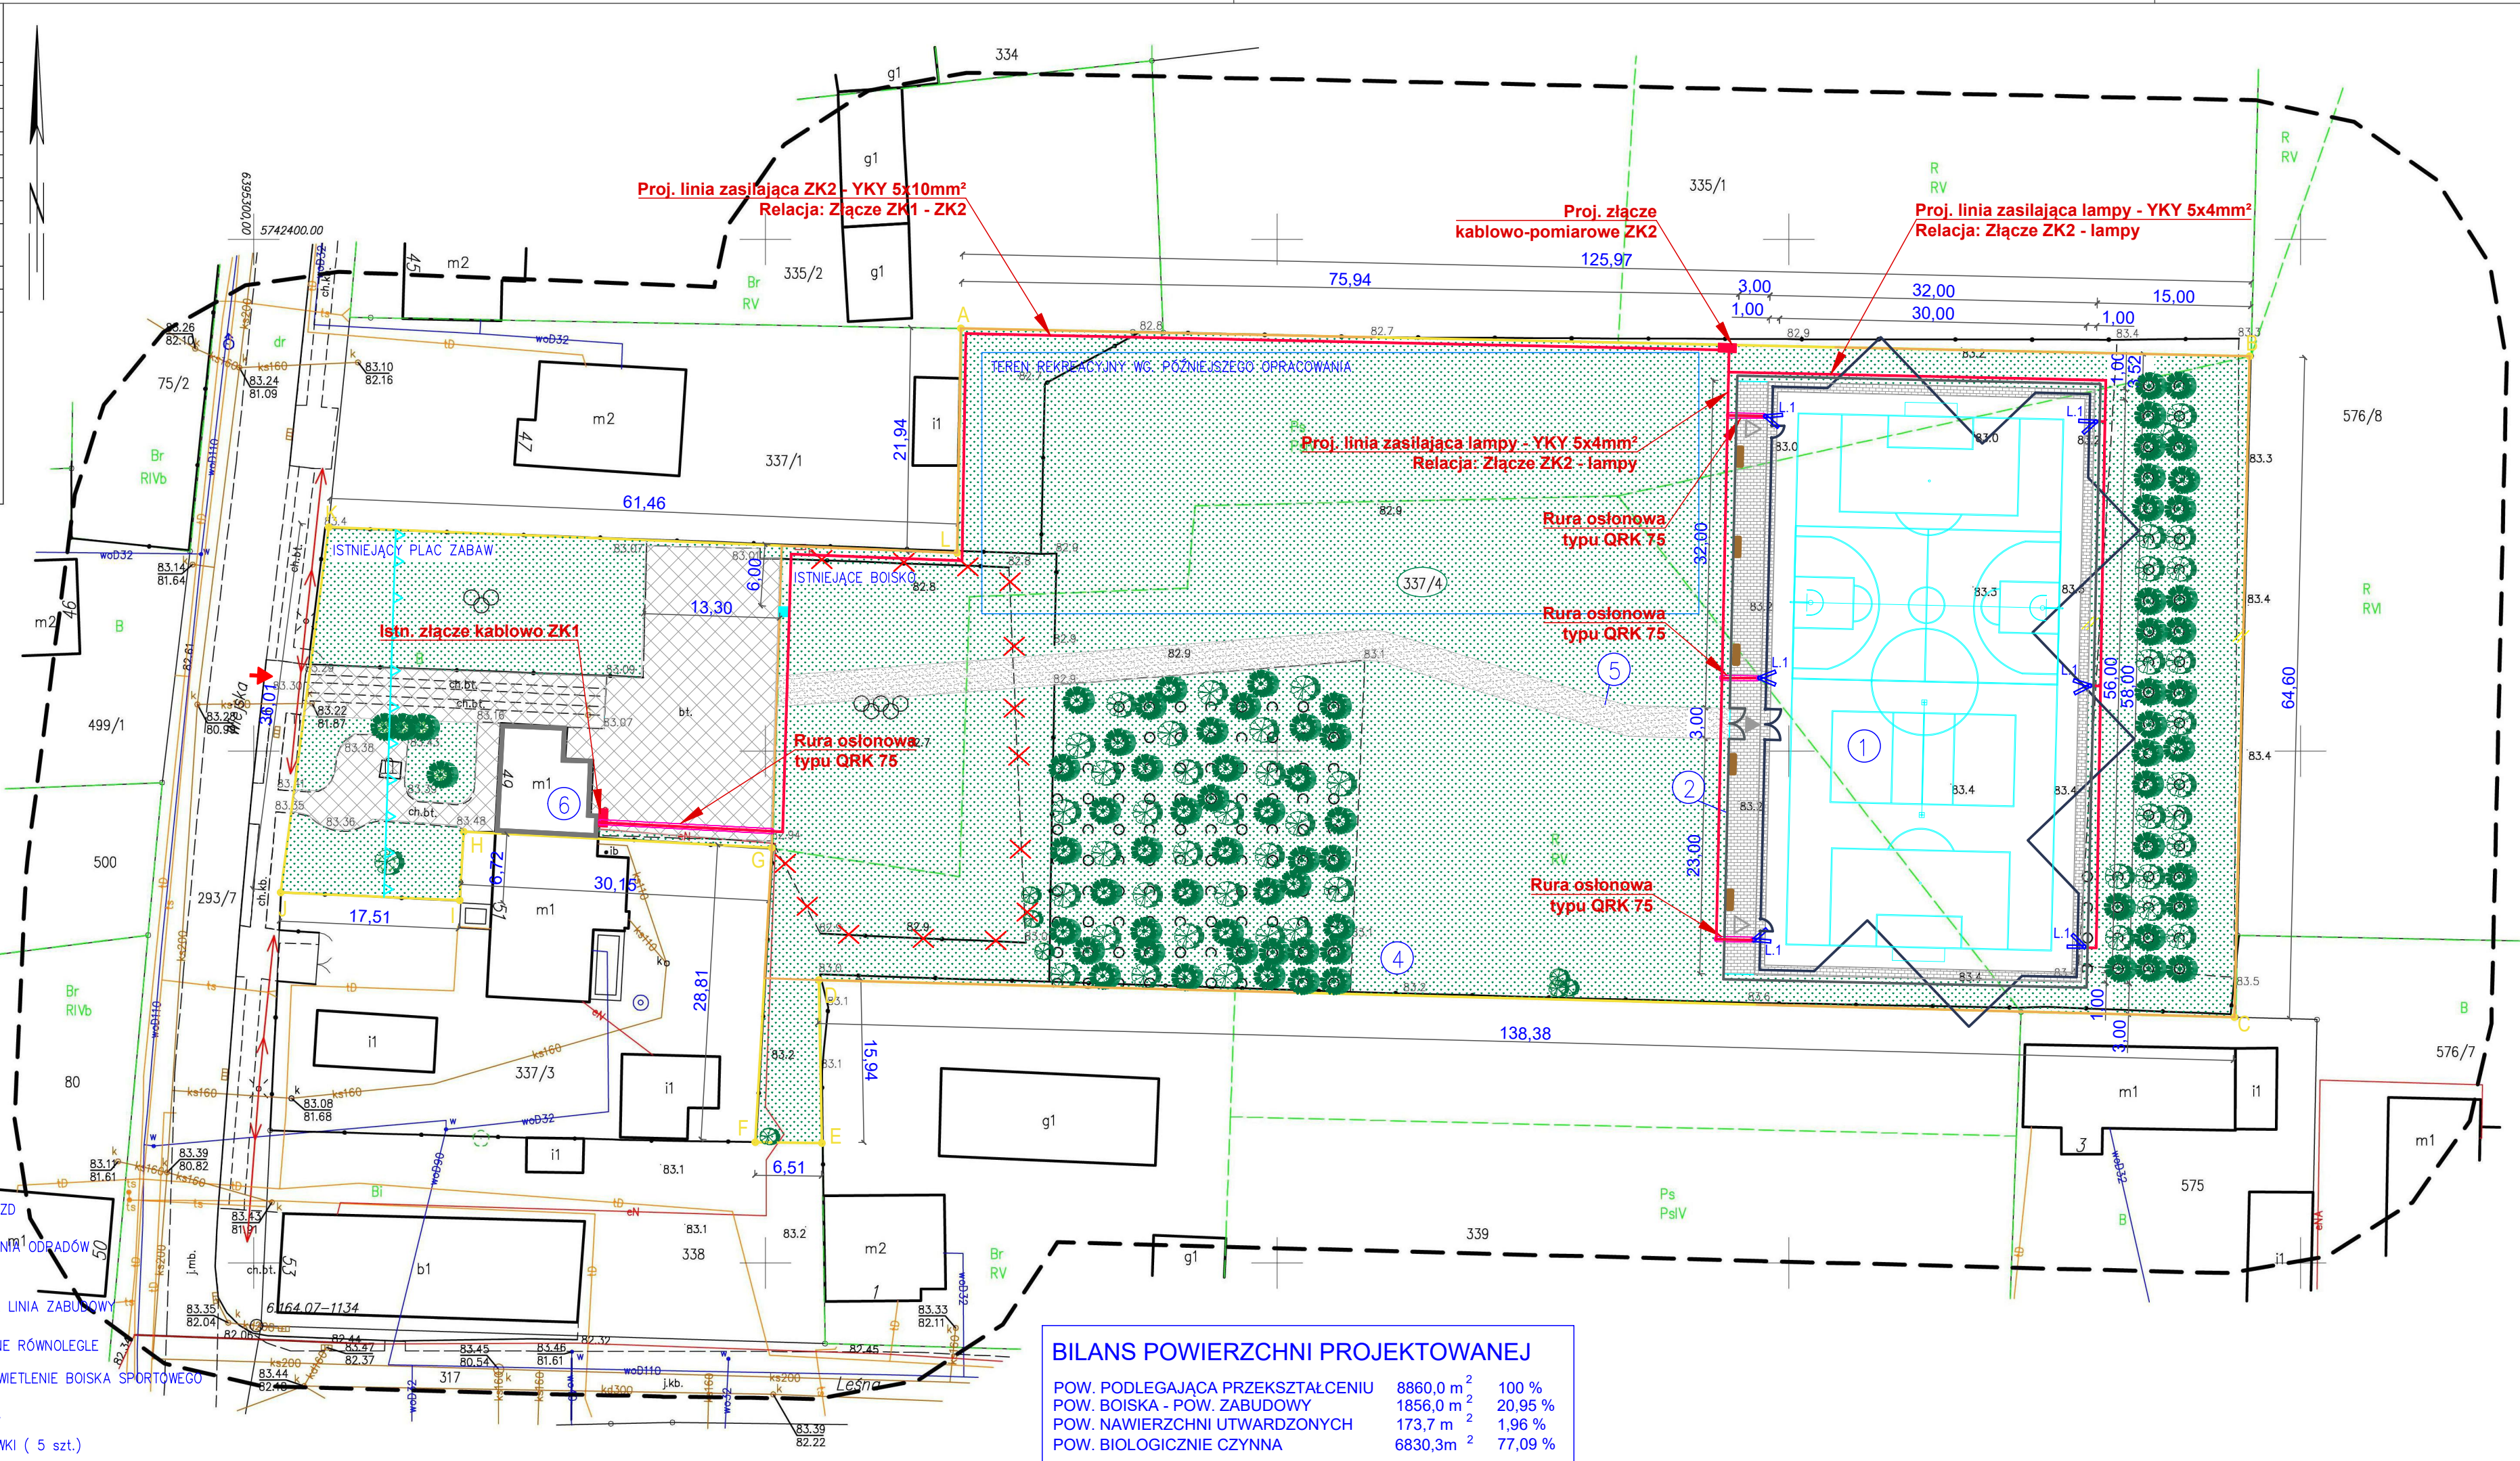

BILANS POWIERZCHNI PROJEKTOWANEJ			
POW. PODLEGAJĄCA PRZEKSZTAŁCENIU	8860,0 m ²	100 %	
POW. BOISKA - POW. ZABUDOWY	1856,0 m ²	20,95 %	
POW. NAWIERZCHNI UTWARDZONYCH	173,7 m ²	1,96 %	
POW. BIOLOGICZNIE CZYNNY	6830,3 m ²	77,09 %	

LEGENDA

złącze ZK-P poza opracowaniem

kabel wewnętrzny linii zasilającej

projektowana rura ochronna typ wg. rysunku

projektowany słup oświetleniowy h=10,0m, wraz z dwiema oprawami oświetleniowymi

projektowana oprawa oświetleniowa 210W, 33005lm

UWAGI

1. Projektowane przyłącze nN wg odrębnego opracowania.

2. Głębokość ułożenia kabli nN w ziemi, mierzona prostopadle od powierzchni ziemi do górnej powierzchni kabla, powinna wynieść co najmniej 70 cm. Kable należy układać na warstwie piasku o grubości co najmniej 10 cm. Ułożone kable należy zasypać warstwą piasku o grubości co najmniej 10 cm, a następnie warstwą rodzimego gruntu.

3. W przypadku układania kabli nN w części drogi lub ulicy kable układać w osłonach otaczających na głębokości 0,8 m.

4. Do oznaczenia trasy kabla należy ułożyć folię lub siatkę koloru niebieskiego.

5. Układanie kabli, zbliżenia i skrzyżowania kabli z innymi instalacjami wykonać zgodnie z normą N-SEP-004.

6. Stosować wyroby budowlane posiadające odpowiednie certyfikaty i atesty.

JEDNOSTKA PROJEKTOWA

PRZEDSIĘBIORSTWO BUDOWLANE TEMPUS SP. Z O.O.

LASOCICE, ul. SZKOLNA 16

64-100 LESZNO

NIP 697-22-25-959

e-mail: tempus@tempus.pl

www.tempus.pl

OBIEKT

BUDOWA BOISKA WIELOFUNKCYJNEGO

Działka o nr geod.: 337/4

Jed. ewid.: 301305_2 Świąciechowa

Obręb ewid.: 0008 Przybyszewo

INWESTOR

Gmina Świąciechowa

Ul. Ulańska 4

64-115 Świąciechowa

NAZWA RYSUNKU

Plan zagospodarowania terenu - Plan instalacji elektrycznych

Niniejszy projekt jest chroniony prawem autorskim.

Przedsiębiorstwo Budowlane TEMPUS Sp. z o.o., zgodnie z Ustawą z dnia 4 lutego 1994 r. o prawie autorskim i prawach pokrewnych, zastrzega sobie prawa autorskie i zakazuje bez jego zgody powielania i wykorzystywania tego projektu do celów niezgodnych z jego przeznaczeniem.

PROJEKTANT

mgr inż. MARIUSZ GIERA

Uprawnienia nr WKP/0241/POOE/15

w specjalności elektrycznej

SKALA

1:500

ASYSTENT

inż. Grzegorz Jankowski

NR RYS.

IE.01

PROJEKTANTA

STRONA

DATA OPRACOWANIA

Październik 2023

BRANZA

ELEKTRYCZNA