


Starosta Leszczyński
Dokumentacja projektowa nr
GD.6630.32.2026
była przedmiotem narady
koordynacyjnej przeprowadzonej
za pomocą środków
komunikacji elektronicznej
zakończonej w dniu: 17-02-2026

Z up. Starosty
**ALEKSANDRA JANKOWSKA - Główny
Specjalista**
**PRZEWODNICZĄCY NARADY
KOORDYNACYJNEJ**

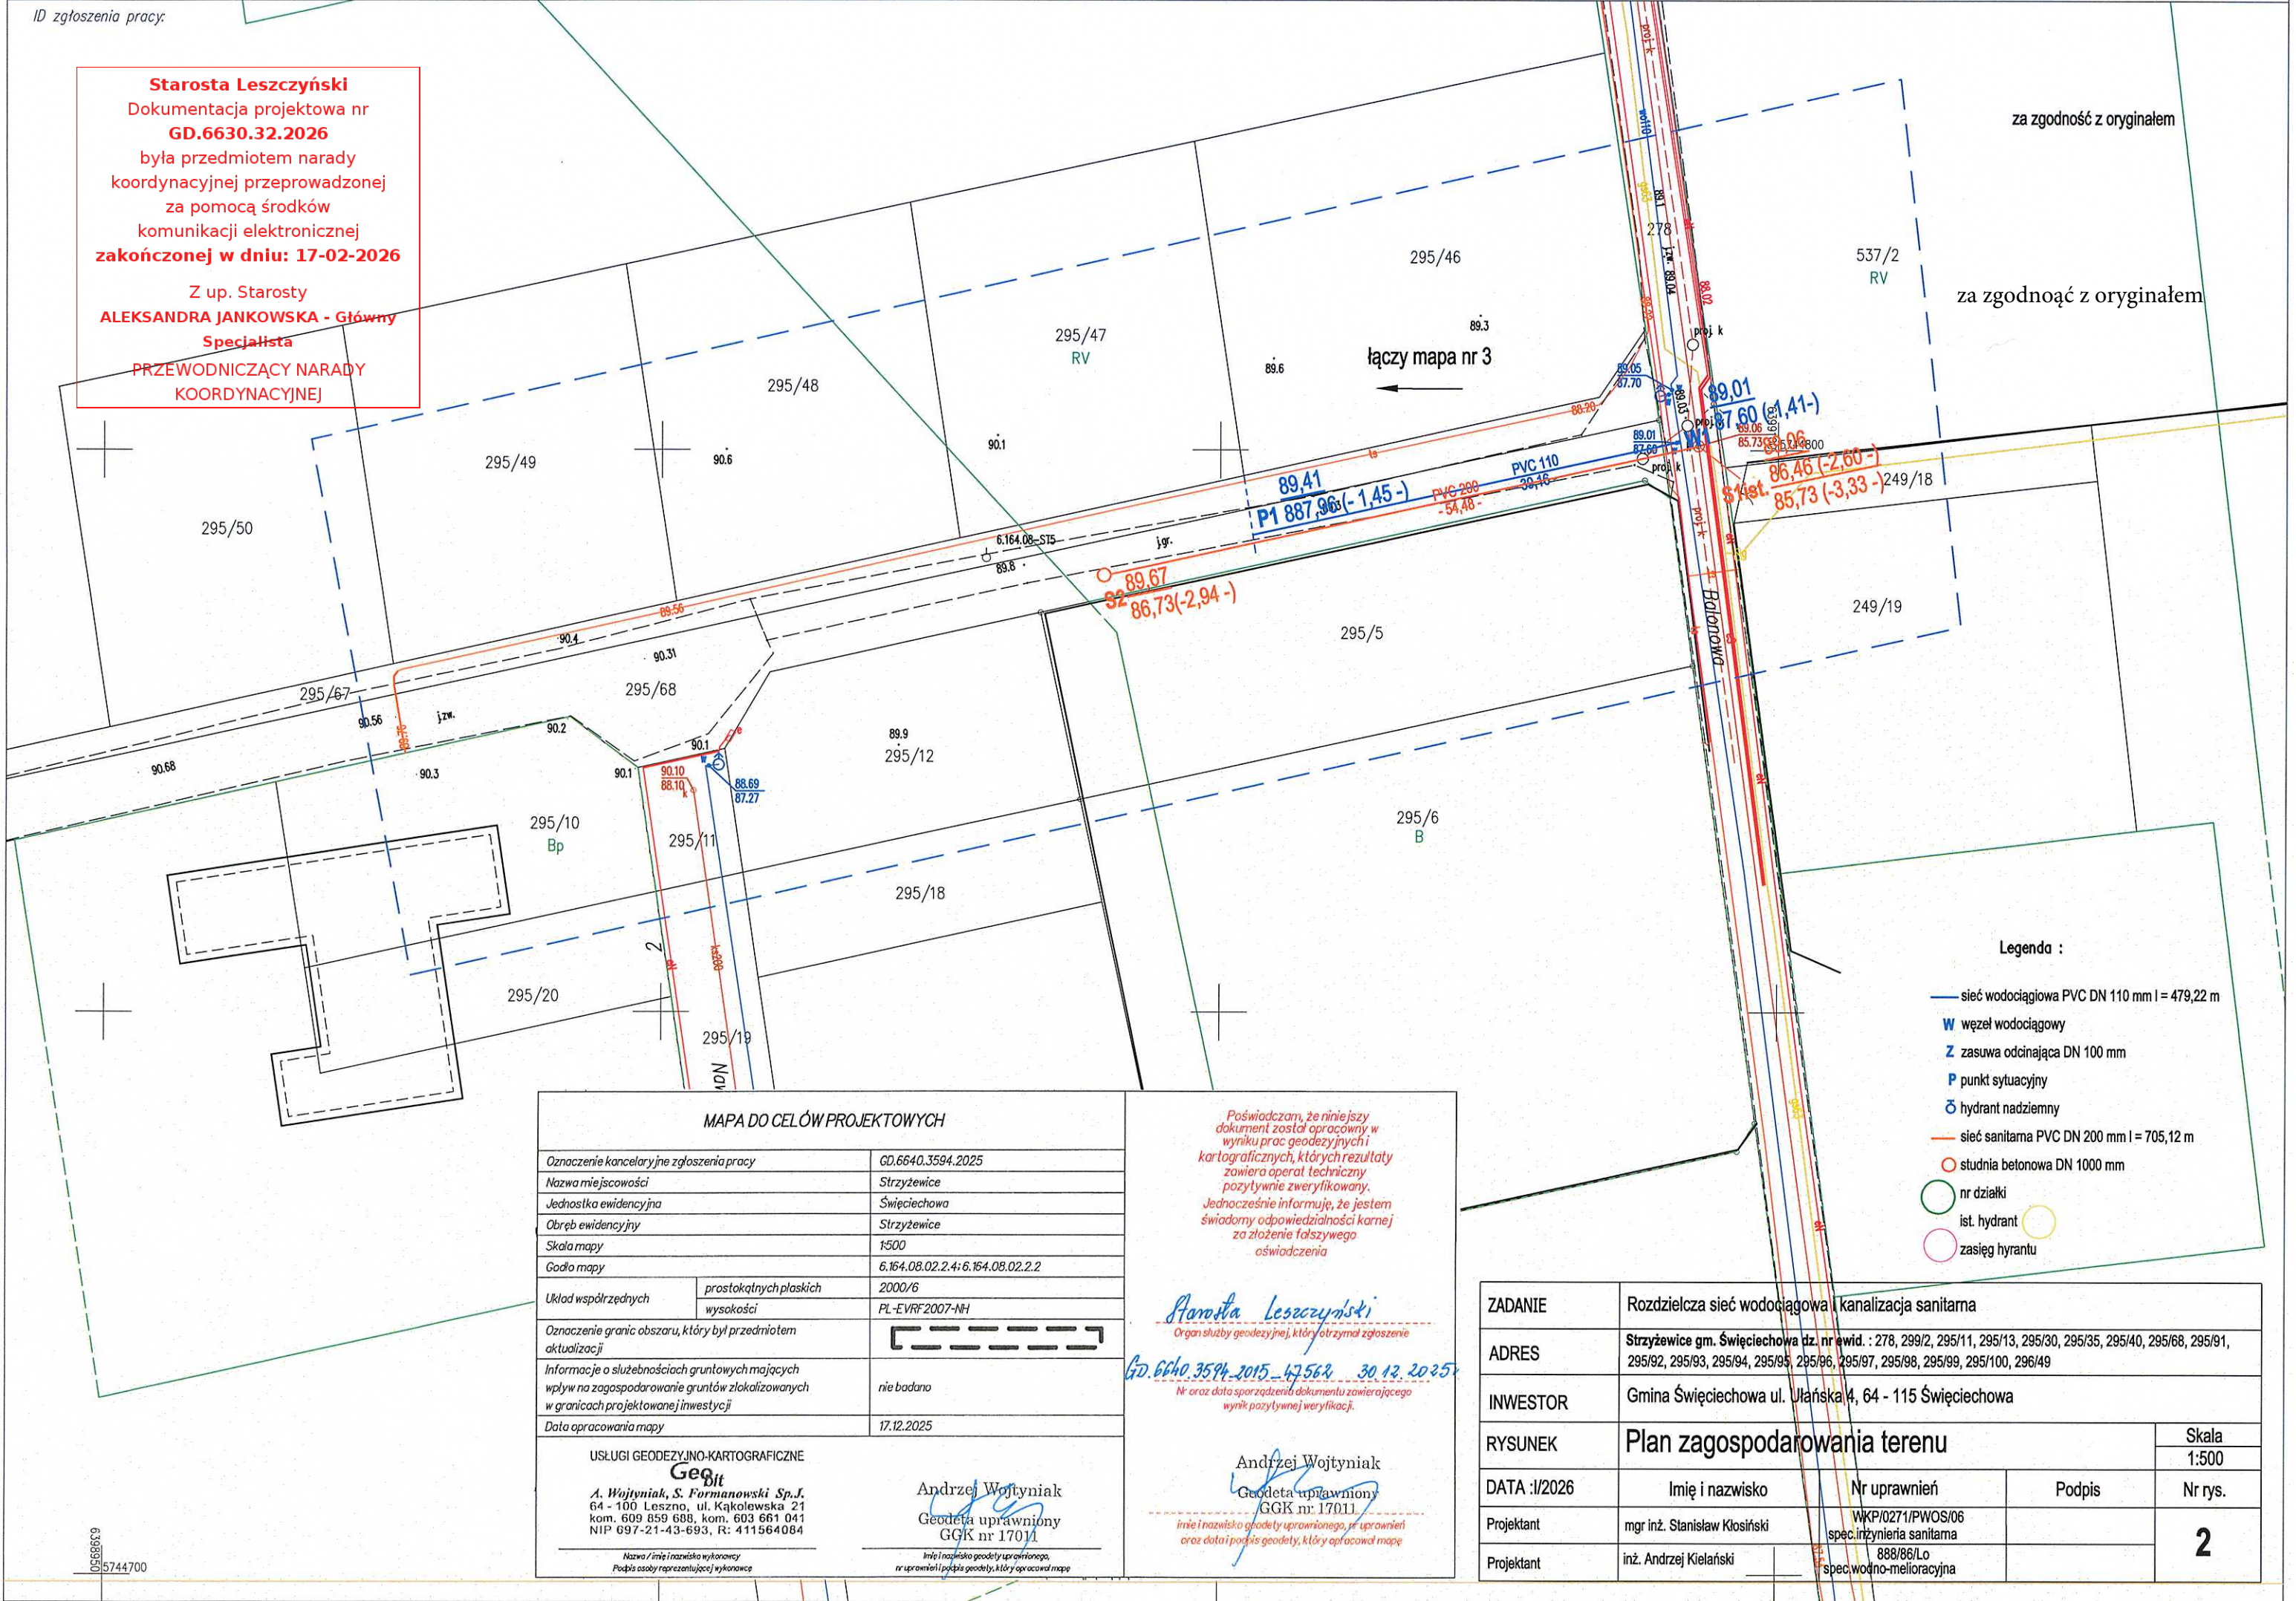

za zgodność z oryginałem

za zgodność z oryginałem

Legenda :

- sieć wodociągowa PVC DN 110 mm l = 479,22 m
- W węzeł wodociągowy
- Z zasuwa odcinająca DN 100 mm
- P punkt sytuacyjny
- ⊕ hydrant nadziemny
- sieć sanitarna PVC DN 200 mm l = 705,12 m
- studnia betonowa DN 1000 mm
- nr działki
- ist. hydrant
- zasięg hydrantu

MAPA DO CELÓW PROJEKTOWYCH

Oznaczenie kancelaryjne zgłoszenia pracy	GD.6640.3594.2025
Nazwa miejscowości	Strzyżewice
Jednostka ewidencyjna	Święciechowa
Obręb ewidencyjny	Strzyżewice
Skala mapy	1:500
Godło mapy	6.164.08.02.2.4; 6.164.08.02.2.2
Układ współrzędnych	prostokątnych płaskich wysokości
Oznaczenie granic obszaru, który był przedmiotem aktualizacji	
Informacje o służebnościach gruntowych mających wpływ na zagospodarowanie gruntów zlokalizowanych w granicach projektowanej inwestycji	nie badano
Data opracowania mapy	17.12.2025

USŁUGI GEODEZYJNO-KARTOGRAFICZNE

Geobit
A. Wojtyniak, S. Formanowski Sp.J.
64 - 100 Leszno, ul. Kąkolewska 21
kom. 609 859 688, kom. 603 661 041
NIP 697-21-43-693, R: 411564084

Andrzej Wojtyniak
Geodeta uprawniony
GGK nr 17011

Nazwa / imię i nazwisko wykonawcy
Podpis osoby reprezentującej wykonawcę

Imię i nazwisko geodety uprawnionego,
nr uprawnień i podpis geodety, który opracował mapę

Poświadczam, że niniejszy dokument został opracowany w wyniku prac geodezyjnych i kartograficznych, których rezultaty zawiera operat techniczny pozytywnie zweryfikowany. Jednocześnie informuję, że jestem świadomy odpowiedzialności karnej za złożenie fałszywego oświadczenia

Starosta Leszczyński
Organ służby geodezyjnej, który otrzymał zgłoszenie

GD.6640.3594.2025 47562 30.12.2025
Nr oraz data sporządzenia dokumentu zawierającego wynik pozytywnej weryfikacji.

Andrzej Wojtyniak
Geodeta uprawniony
GGK nr 17011

Imię i nazwisko geodety uprawnionego, nr uprawnień oraz data i podpis geodety, który opracował mapę

ZADANIE	Rozdzielcza sieć wodociągowa i kanalizacja sanitarna			
ADRES	Strzyżewice gm. Święciechowa dz. nr ewid. : 278, 299/2, 295/11, 295/13, 295/30, 295/35, 295/40, 295/68, 295/91, 295/92, 295/93, 295/94, 295/95, 295/96, 295/97, 295/98, 295/99, 295/100, 296/49			
INWESTOR	Gmina Święciechowa ul. Ułańska 4, 64 - 115 Święciechowa			
RYSUNEK	Plan zagospodarowania terenu			Skala 1:500
DATA :I/2026	Imię i nazwisko	Nr uprawnień	Podpis	Nr rys.
Projektant	mgr inż. Stanisław Kłosiński	WKP/0271/PWOS/06 spec.inżynieria sanitarna		2
Projektant	inż. Andrzej Kiełarski	888/86/Lo spec.wodno-melioracyjna		