


Poświadczam, że niniejszy dokument został opracowany w wyniku prac geodezyjnych i kartograficznych, których rezultaty zawiera operat techniczny pozytywnie zweryfikowany.

Jednocześnie informuję, że jestem świadomy odpowiedzialności karnej za złożenie fałszywego oświadczenia

Organ służby geodezyjnej, który otrzymał zgłoszenie	Starosta Leszczyński
Wykonawca prac geodezyjnych	Biuro Usług Geodezyjno - Kartograficznych inż. Jacek Kołodziej
Nr oraz data sporządzenia dokumentu zawierającego wynik pozytywnej weryfikacji	GN.VII.6640.3292.2022_32572 z dn. 2022.12.13
Imię i nazwisko oraz nr uprawnień zawodowych kierownika prac	Jacek Kołodziej Uprawnienia nr 12404

inż. JACEK KOŁODZIEJ  
geodeta uprawniony  
Uprawnienia nr 12404  
64-120 Krzemieniewo, ul. Ziemieśnicza 20  
tel. 065 536 01 12, tel. kom. 0 601 752 957

<b>MAPA DO CELÓW PROJEKTOWYCH</b>	
Oznaczenie kancelaryjne zgłoszenia pracy geodezyjnej	GN.VII.6640.3292.2022
Nazwa miejscowości	Długie Stare
Jednostka ewidencyjna	identyfikator 301305.2 nazwa Święciechowa
Obręb ewidencyjny	identyfikator 0009 nazwa Długie Stare
Skala mapy	1:500
Działka	694 i inne
Nazwa układu współrzędnych	Prostokątnych płaskich 2000/18 Układu wysokości PL-EVRF 2007-NH
Oznaczenie granic obszaru, który był przedmiotem aktualizacji	
Informacje o służebnościach gruntowych mających wpływ na zagospodarowanie gruntów, zlokalizowanych w granicach projektowanej inwestycji *)	NIE BADANO
Data opracowania mapy	2022.11.29
BIURO USŁUG GEODEZYJNO-KARTOGRAFICZNYCH inż. Jacek Kołodziej ul. Jana Dekana 6e, 64-100 Leszno NIP 696-114-25-08 REGON 300398356	
SPORZĄDZIŁ: inż. JACEK KOŁODZIEJ geodeta uprawniony Uprawnienia nr 12404 64-120 Krzemieniewo, ul. Ziemieśnicza 20 tel. 065 536 01 12, tel. kom. 0 601 752 957	
Nazwa/imię i nazwisko wykonawcy	imię i nazwisko geodety uprawnionego, nr uprawnień i podpis geodety który opracował mapę
*) Należy podać skróty opis służebności gruntowej wraz ze sposobem jej oznaczenia na mapie, a w przypadku kiedy nie wykonano ustalenia obciążeń służebnościami - zamieścić stosowną informację	

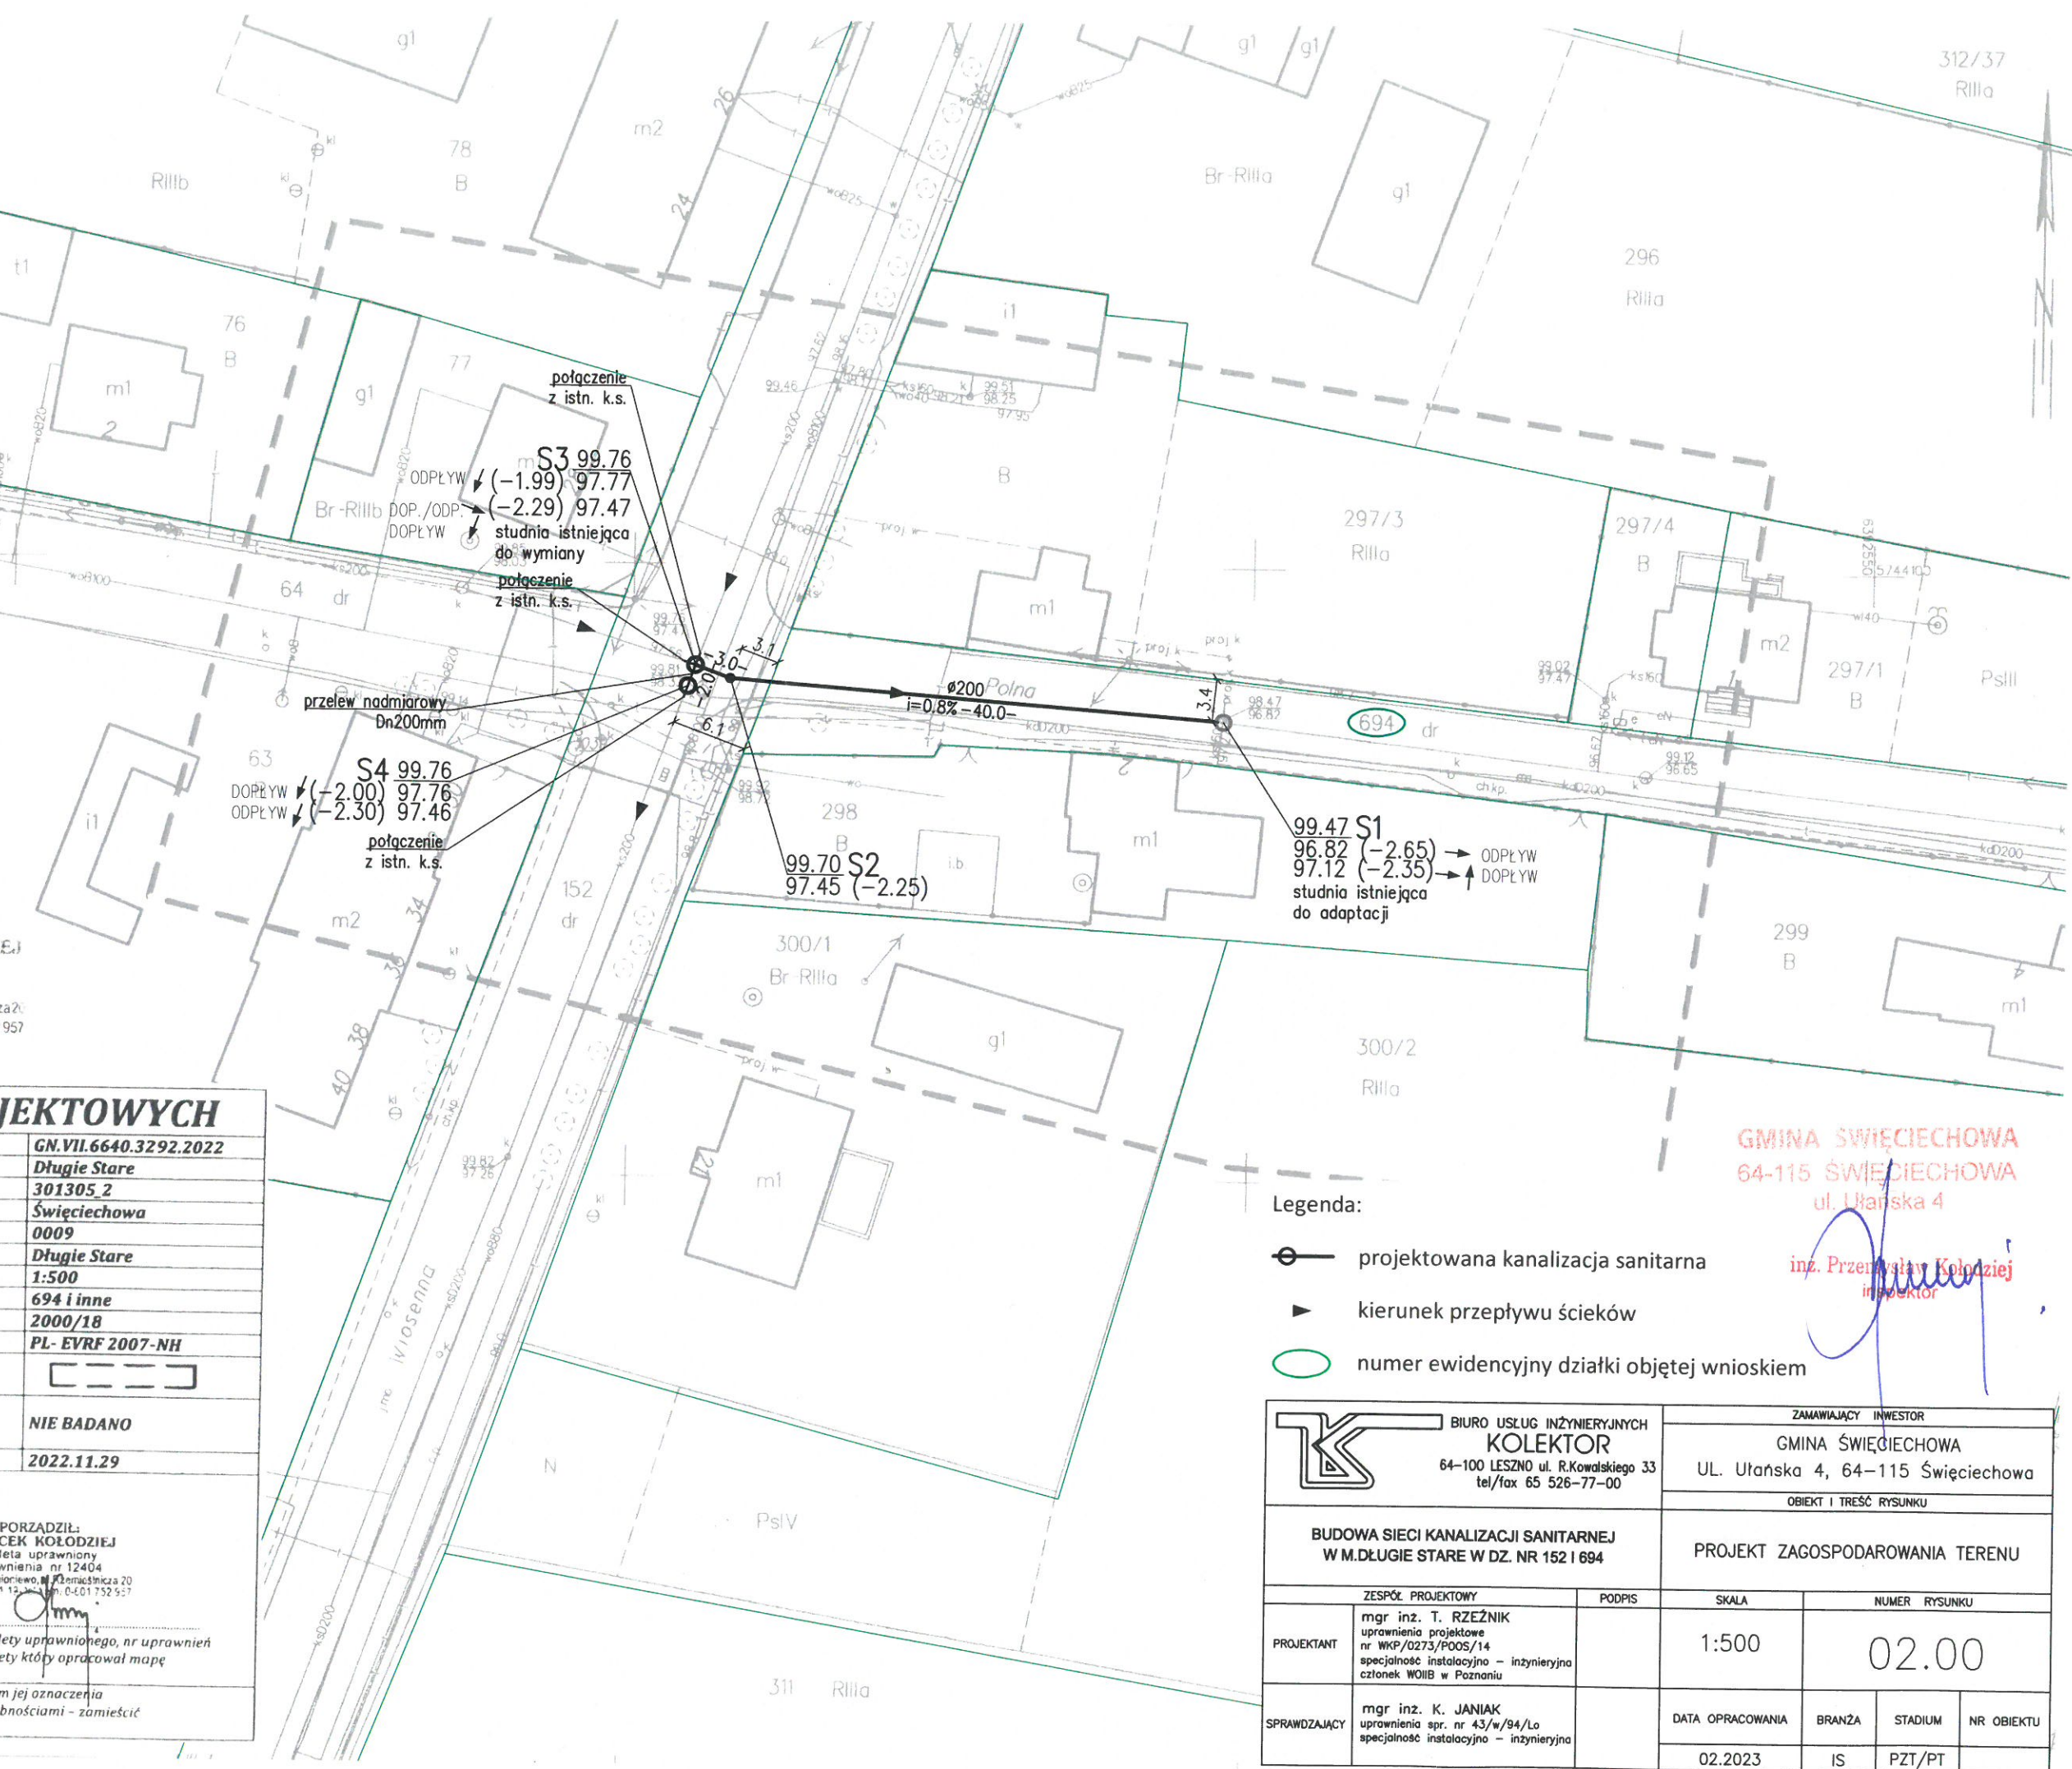

Legenda:

- projektowana kanalizacja sanitarna
- kierunek przepływu ścieków
- 694 numer ewidencyjny działki objętej wnioskiem

GMINA ŚWIECIECHOWA  
64-115 ŚWIECIECHOWA  
ul. Ułańska 4

inż. Przemysław Kołodziej  
inspektor

<b>KOLEKTOR</b> 64-100 LESZNO ul. R.Kowalskiego 33 tel/fax 65 526-77-00	ZAMAWIAJĄCY INWESTOR GMINA ŚWIECIECHOWA UL. Ułańska 4, 64-115 Święciechowa				
	OBIEKT I TREŚĆ RYSUNKU PROJEKT ZAGOSPODAROWANIA TERENU				
BUDOWA SIECI KANALIZACJI SANITARNEJ W M.DŁUGIE STARE W DZ. NR 152 I 694		ZESPÓŁ PROJEKTOWY mgr inż. T. RZEŹNIK uprawnienia projektowe nr WKP/0273/POOS/14 specjalność instalacyjno - inżynierska członek WOIB w Poznaniu			
PROJEKTANT		PODPIS	SKALA 1:500	NUMER RYSUNKU 02.00	
SPRAWDZAJĄCY mgr inż. K. JANIAK uprawnienia spr. nr 43/w/94/Lo specjalność instalacyjno - inżynierska		DATA OPRACOWANIA 02.2023	BRANŻA IS	STADIUM PZT/PT	NR OBIEKTU